


Zespół napowietrzająco - odpowietrzający
węzeł W6 - W6a
Przekrój A-A

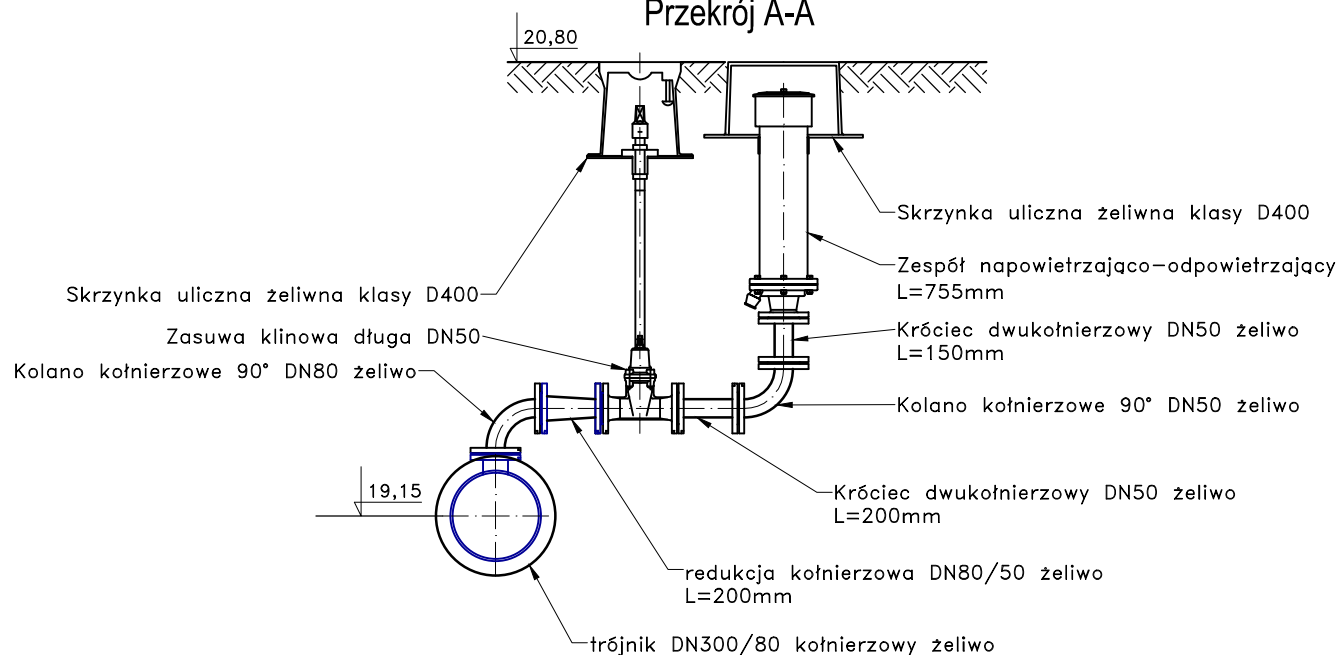

jednostka projektowa:



"INWOD"
Inżynieria Środowiska Wodnego
Projektowanie i Nadzory

70-781 Szczecin
ul. Zielone Wzgórze 18/8
tel./fax. 091-488-38-28

projektant:

mgr inż.
Piotr Byczkowski
upr. 160/Sz/2002

sprawdził:

mgr inż.
Waldemar Łągiewka
upr. 323/Sz/89

inwestor:

Miejskie Zakłady Komunalne Sp. z o.o.
ul. Kopernika 4A
66-470 Kostrzyn nad Odrą

przedsięwzięcie:

Budowa sieci wodociągowej
DN300mm od skrzyżowania ulic:
Sikorskiego/Mickiewicza/Osiedłowa
do ul. Prostej w Kostrzynie nad Odrą

stadium:

PROJEKT WYKONAWCZY

tytuł tomu:

Projekt zagospodarowania terenu
Projekt architektoniczno - budowlany

tytuł rysunku:

kolumna
napowietrzająco - odpowietrzająca
W6 - W6a

miejsce i data

SZCZECIN, 03.2020r

nr rys.:

5

skala:

1:25